


OBJEKT	Remont wewnętrznej instalacji kanalizacji sanitarniej, zimnej ciepłej wody oraz cyrkulacji
ADRES	ulica Chemicznych 1 97-200 Tomaszów Maz., dzielnica nr ewid. 957
PRZEDMIOT	Mapa sytuacyjno-wysokościowa - lokalizacyjna
PROJEKTANT	MGR INŻ. PIOTR KRUL UPR. NR LOD/3216/PWBS/17
ASYSTENT	MGR INŻ. OLGA GÓRNICZKA - KRUL
PROJEKTANTA	
DATA OPRACO.	Wziesień 2017 ROK
SKALA 1:500	
RYS. NR IS-1	

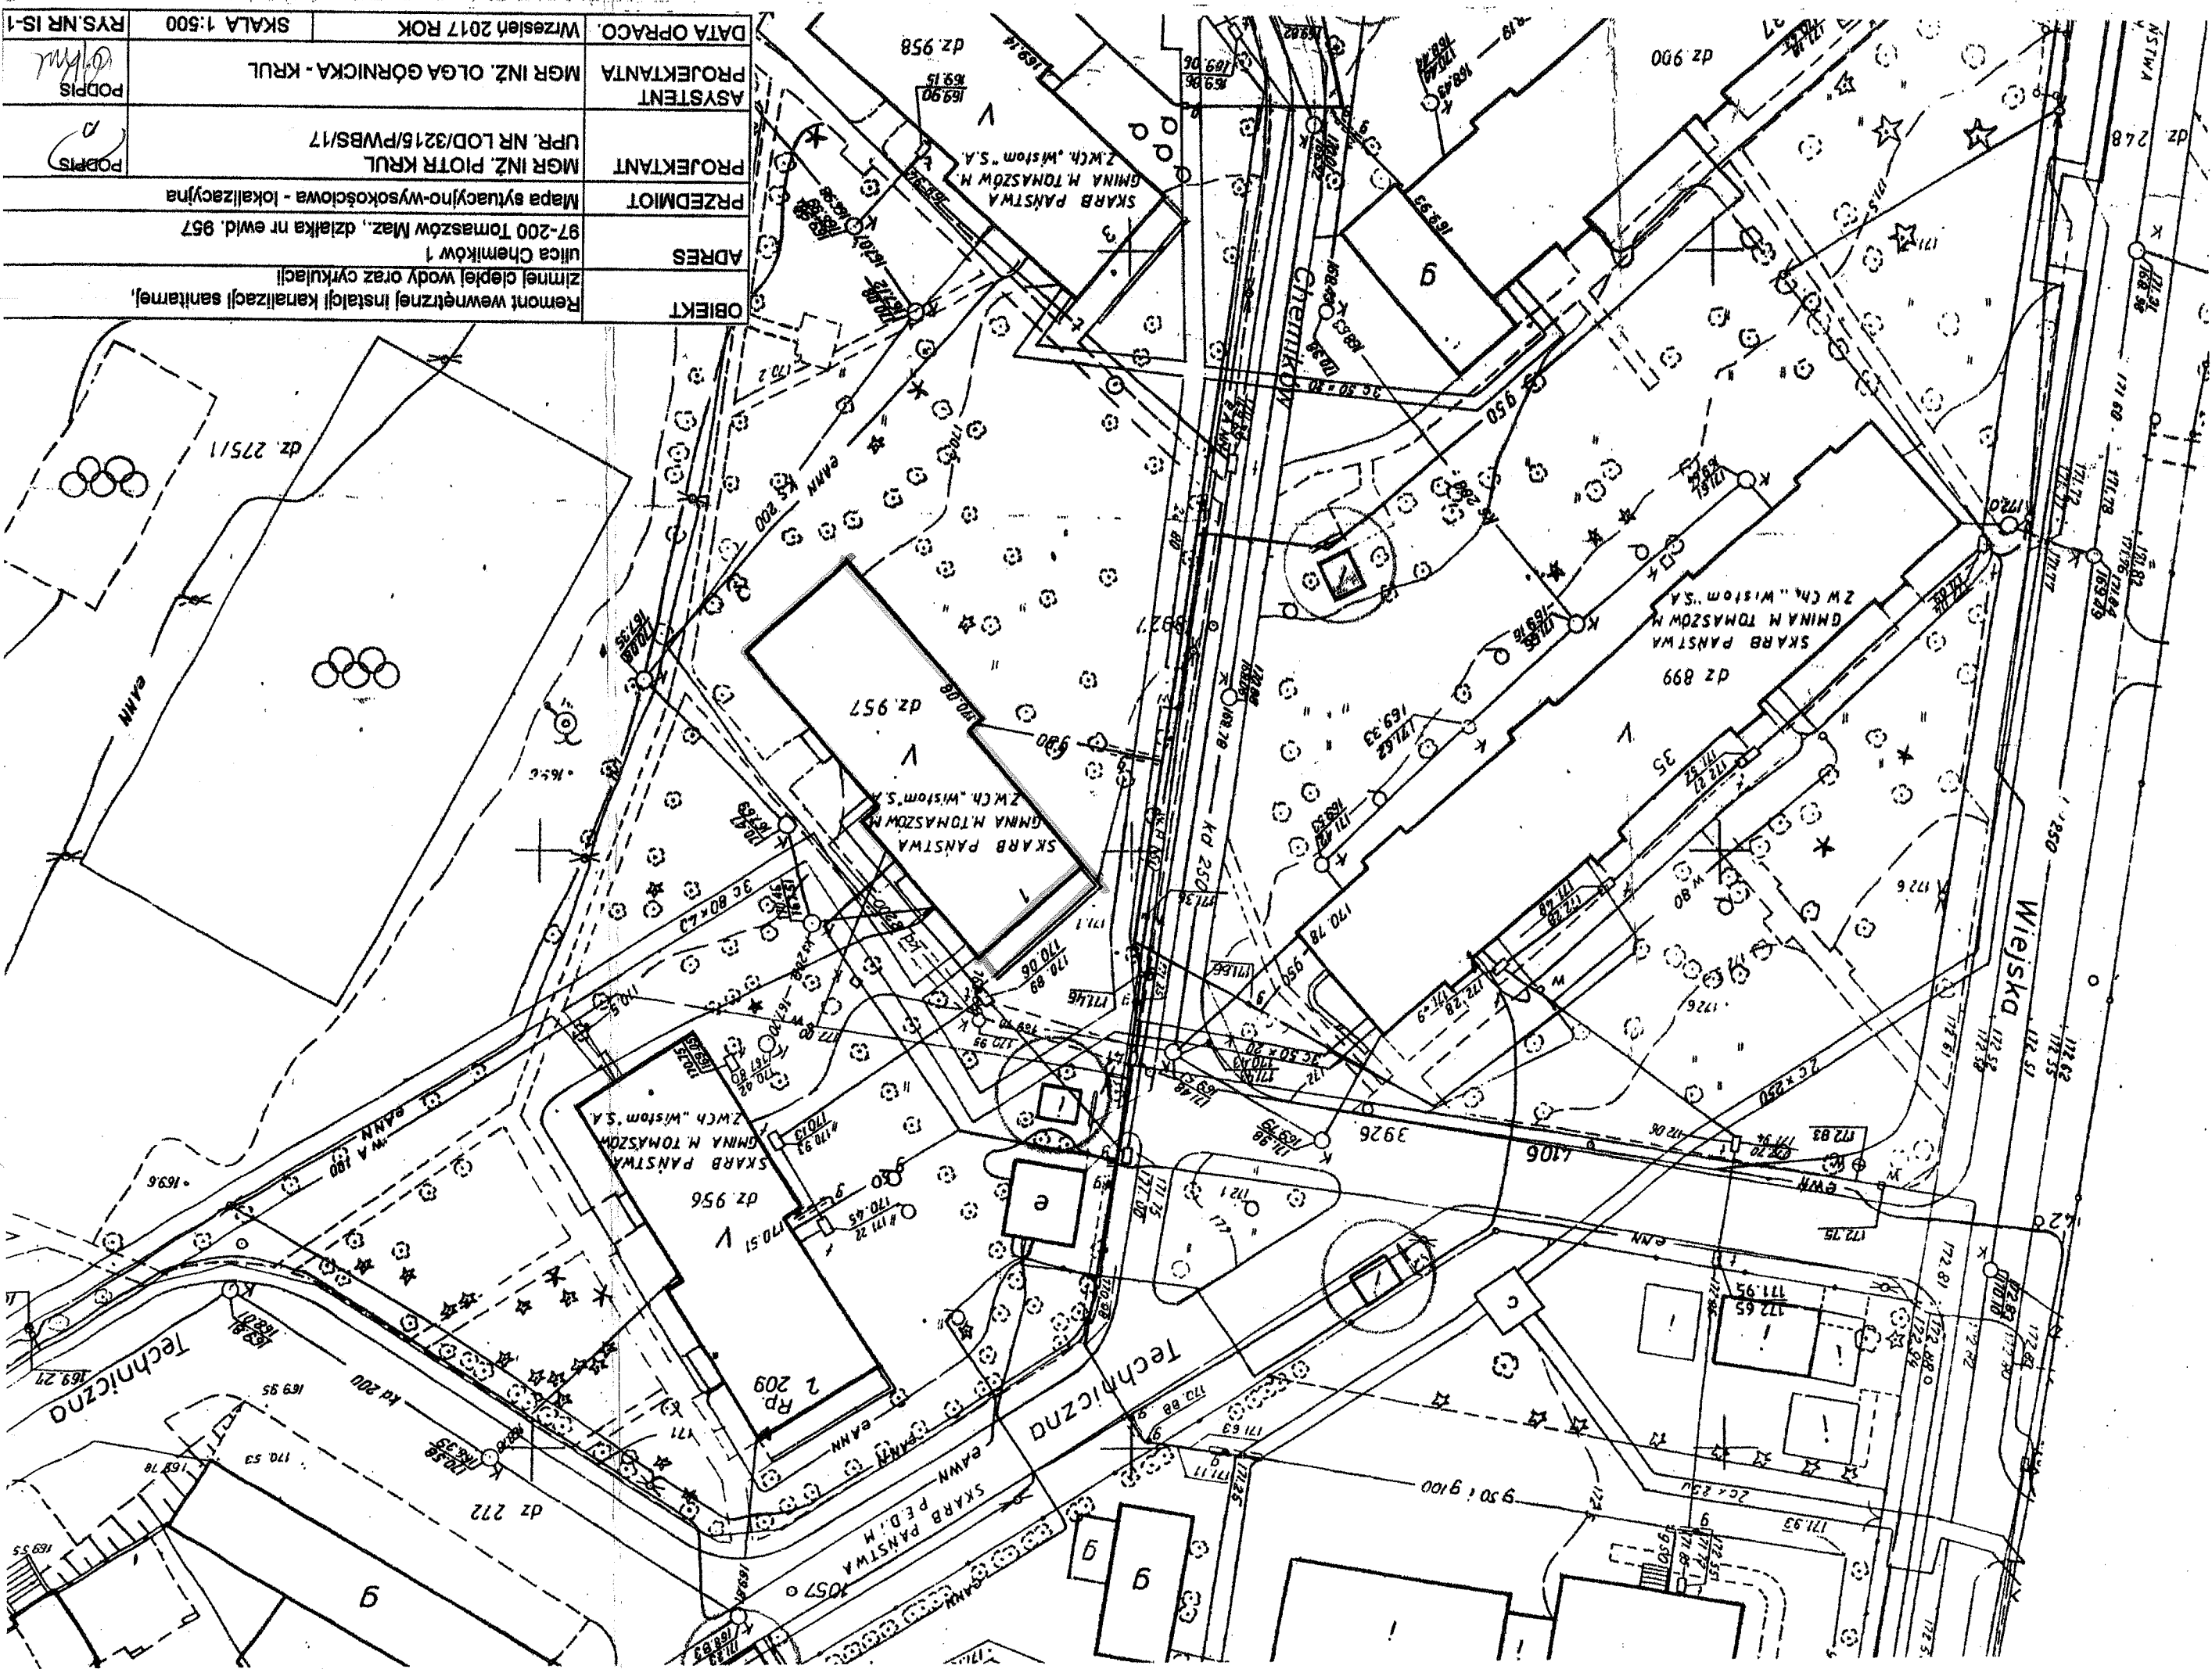

— (PKS 11)

PW 11

Piony instalacji zimnej, ciepłej wody oraz cyrkulacji

QUESTION


1. A company has a net income of \$100,000 and a tax rate of 30%. The company has a debt-to-equity ratio of 0.5. The company's cost of debt is 8% and its cost of equity is 12%. What is the company's weighted average cost of capital (WACC)?

ANSWER

10.4%

Pivnica

OBIEKT	Remont wewnętrznej instalacji kanalizacji sanitarnej, zimnej ciepłej wody oraz cyrkulacji	ADRES	ulica Chemiczków 1 97-200 Tomaszów Maz., działka nr ewid. 957	PRZEDMIOT	Rzut piwnicy - wew. inst. zimnej, ciepłej wody oraz cyrkulacji	PROJEKTANT	MGR INŻ. PIOTR KRUL UPR. NR LOD/3216/PWBS/17	ASYSTENT	MGR INŻ. OLGA GÓRNICKA - KRUL	DATA OPRACO.	Wziesień 2017 ROK	SKALA 1:100	RYS.NR IS-2
													

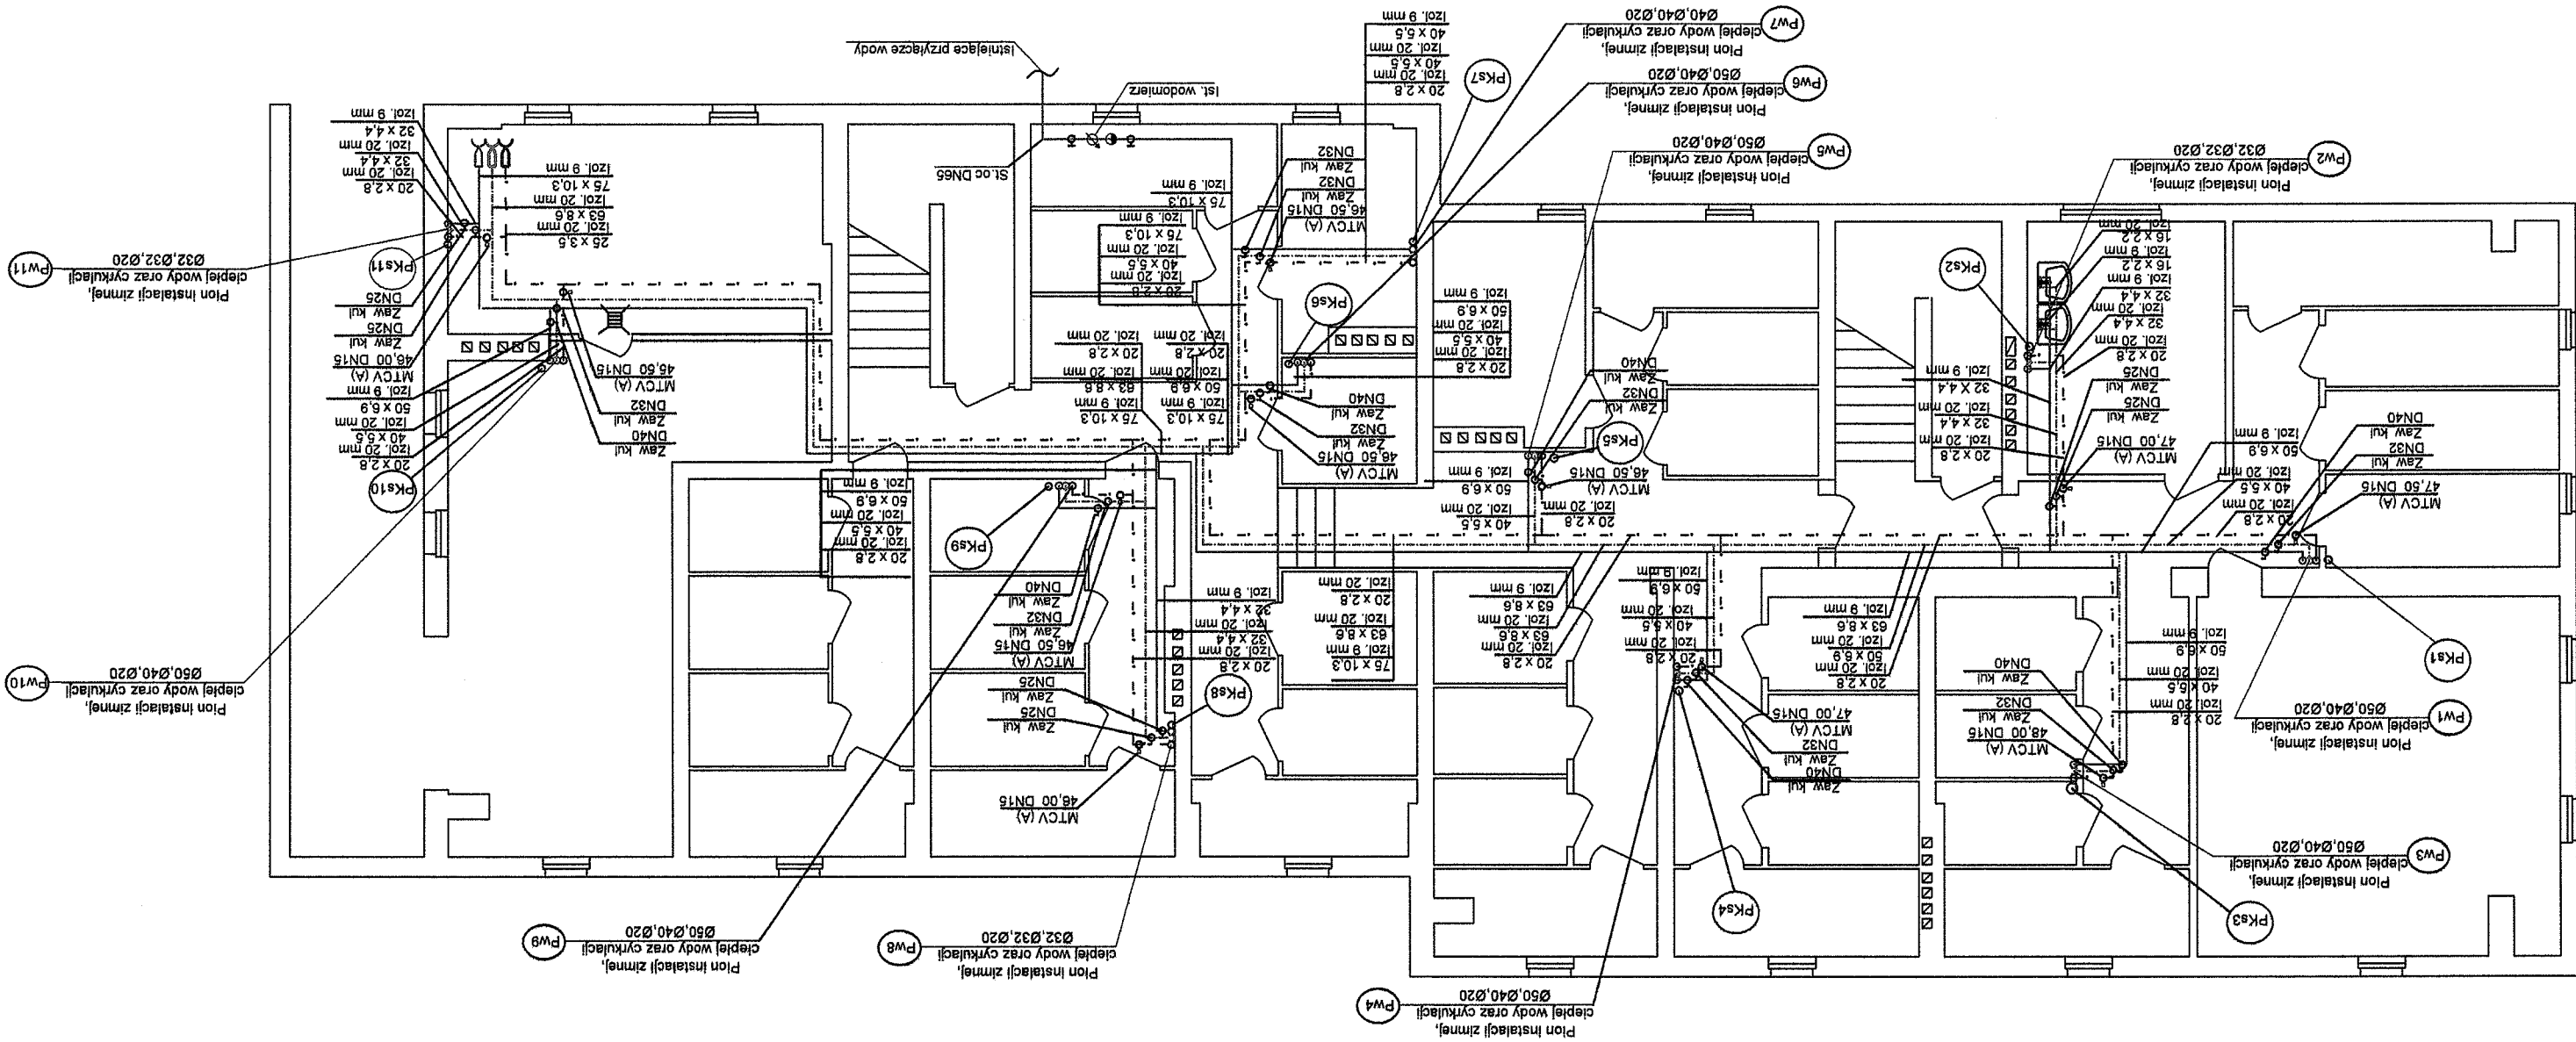

Pks 11


Piony kanalizacji sanitarniej

PW 11

Piony instalacji zimnej, ciepłej wody oraz cyrkulacji

Instalacja zimnej wody
Instalacja ciepłej wody

Part 1

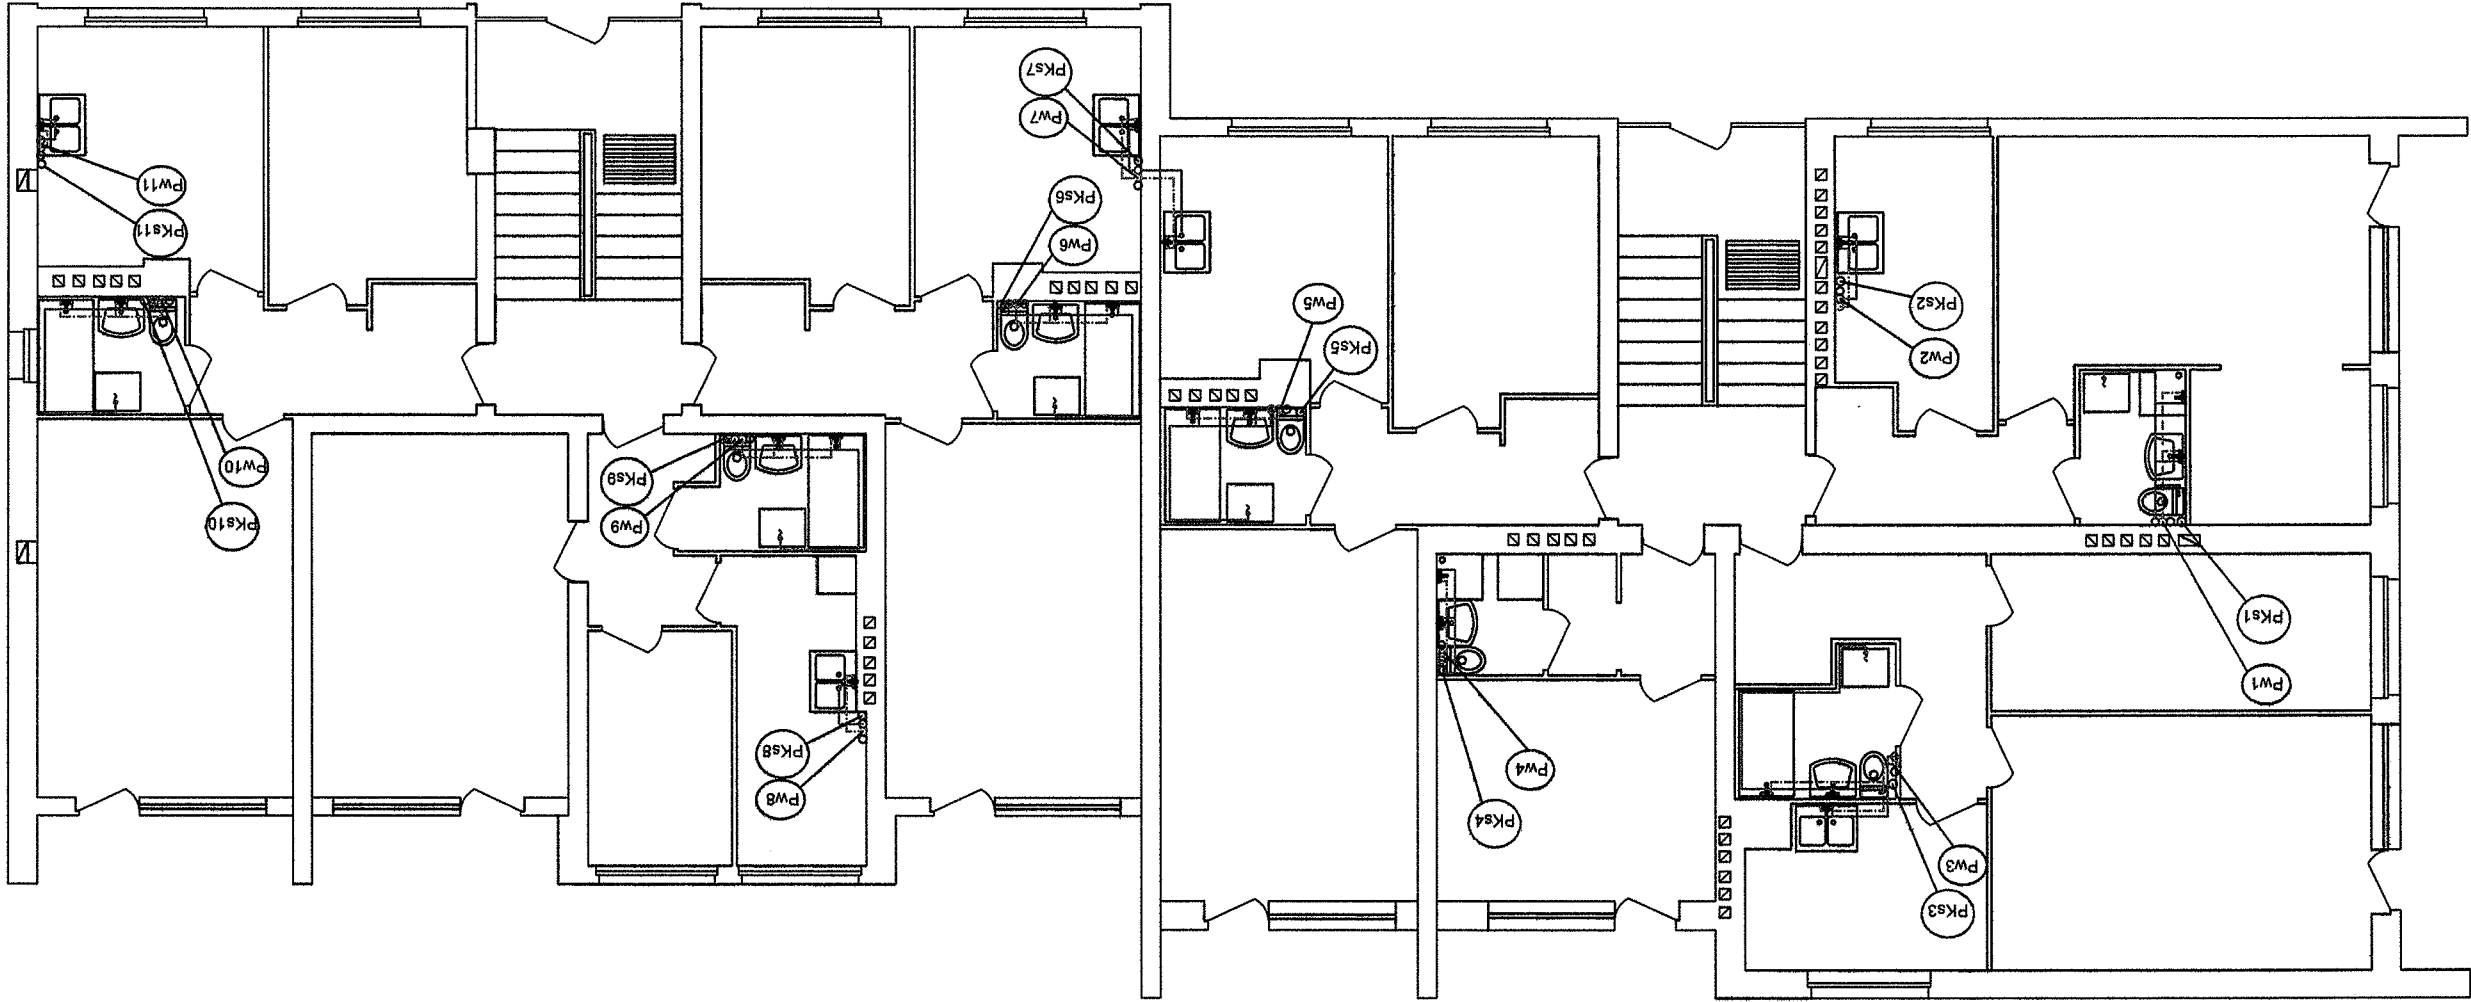

OBIEKT	Remont wewnętrznej instalacji kanalizacji sanitarnej,	
ADRES	ulica Chemiczków 1 97-200 Tomaszów Maz., działka nr ewid. 957	
PRZEDMIOT	Rzut parteru - wew. inst. zimnej, ciepłej wody oraz cyrkulacji	
PROJEKTANT	MGR INŻ. PIOTR KRUL UPR. NR LOD/3215/PWBS/17	PODPIS 
ASYSTENT PROJEKTANTA	MGR INŻ. OLGA GÖRNICKA - KRUL	PODPIS 
DATA OPRACO.	Wzrzesień 2017 ROK	SKALA 1:100
		RYS.NR IS-3